

SALA GIMNASTYCZNA
INSTALACJA C.O.
RZUT PARTERU 1:100

LEGENDA

TYPWIELKOŚĆ GRZEJNIKA


CV2/S-60
1729 W

1

ZASILANIE CO

POWRÓT CO

PION ZASILENIE/POWRÓT

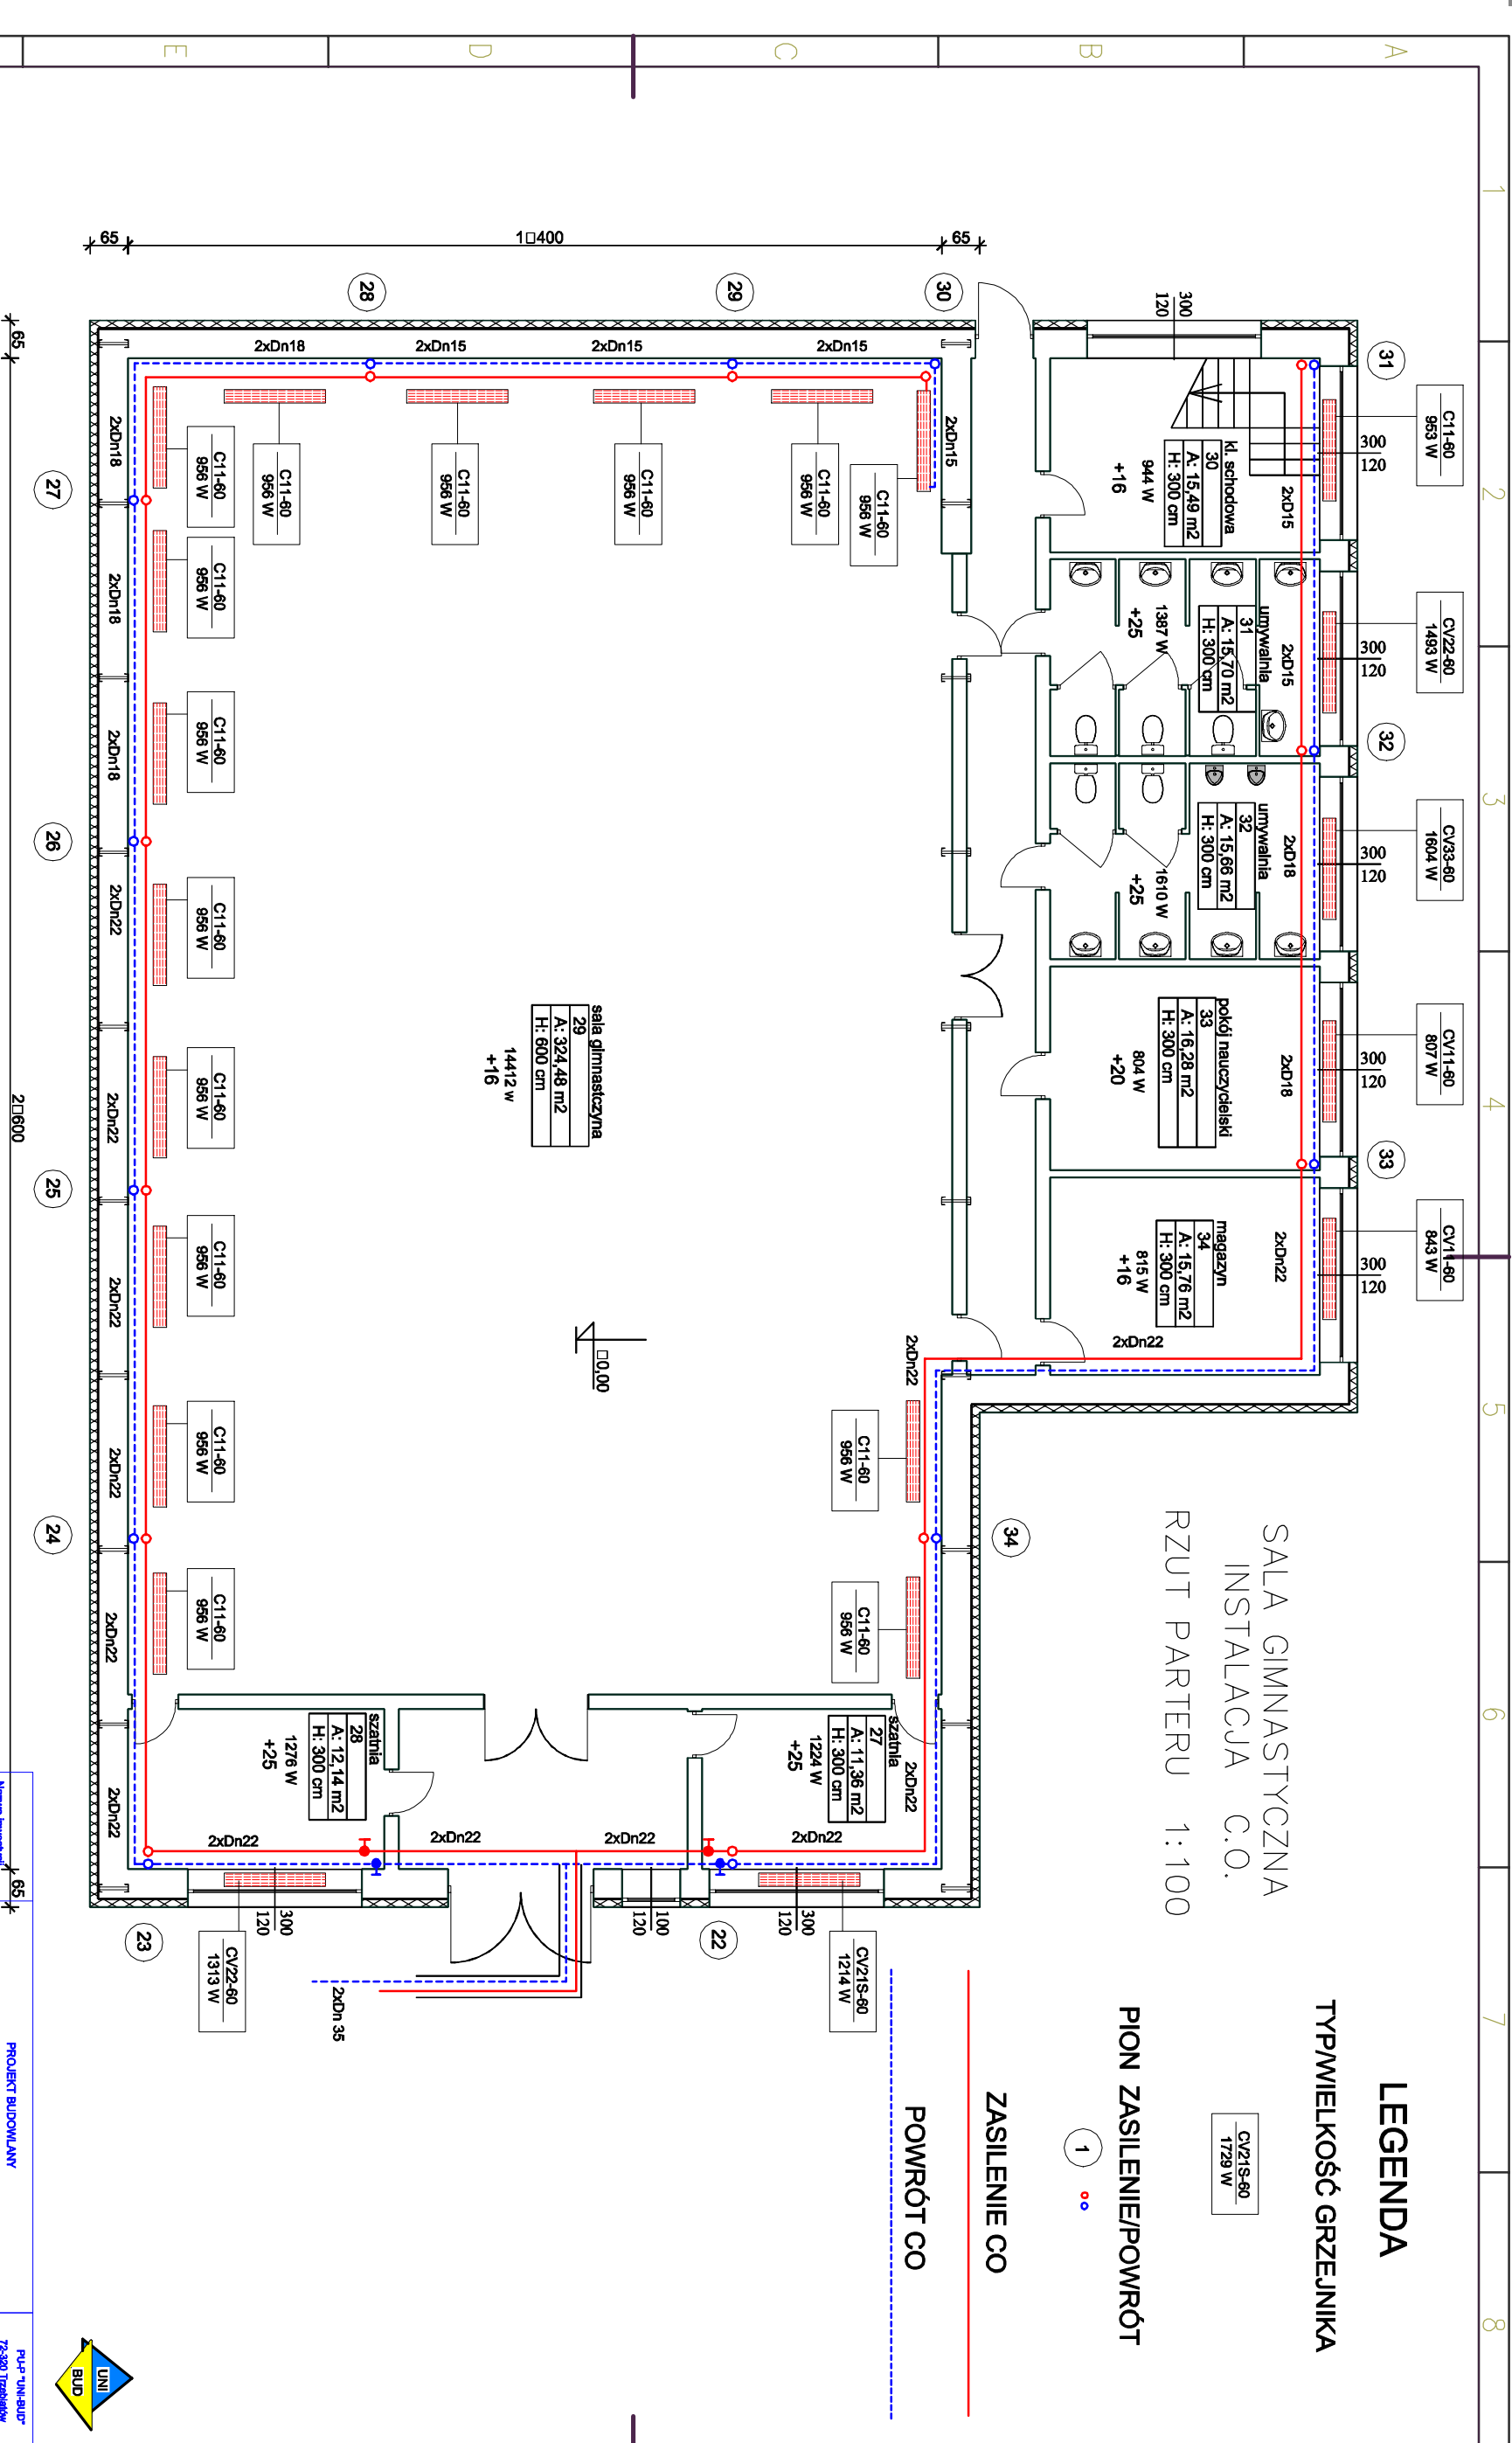

Nazwa Inwestycji	PROJEKT BUDOWLANY	PLP- "UN-BUD"
Adres	MODERNIZACJI INSTALACJI CENTRALNEGO OGRZEWANIA	72-300 Gryfice ul. 11 Lipowa Nr 10
Temat	BUDYNEK SALI GIMNASTYCZNEJ	INWESTOR
Kwalifikacja	RZUT PARTERU ZE SCHEMATEM INSTALACJI CO	Struktura Powiatowa
Projektant	Roman Rutkowski	72-300 Gryfice
Projektant	Jan Kaczmarski	Pow. Zyrardowa 37
Projektant	Marcin Giedlinski	06-2017r
Projektant		Nr. 8
Projektant		Skala 1:100

